
 
 
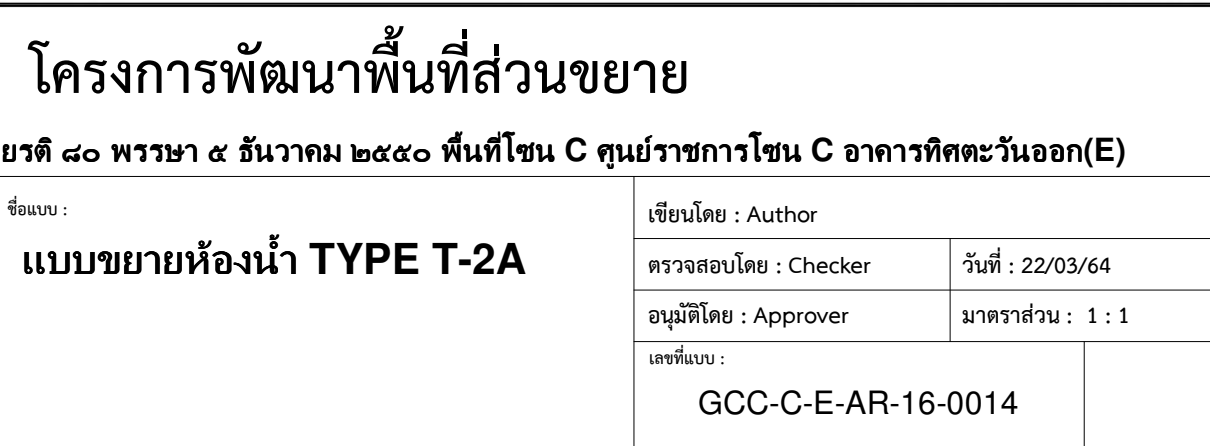
 
 
 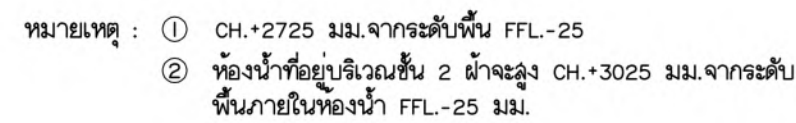







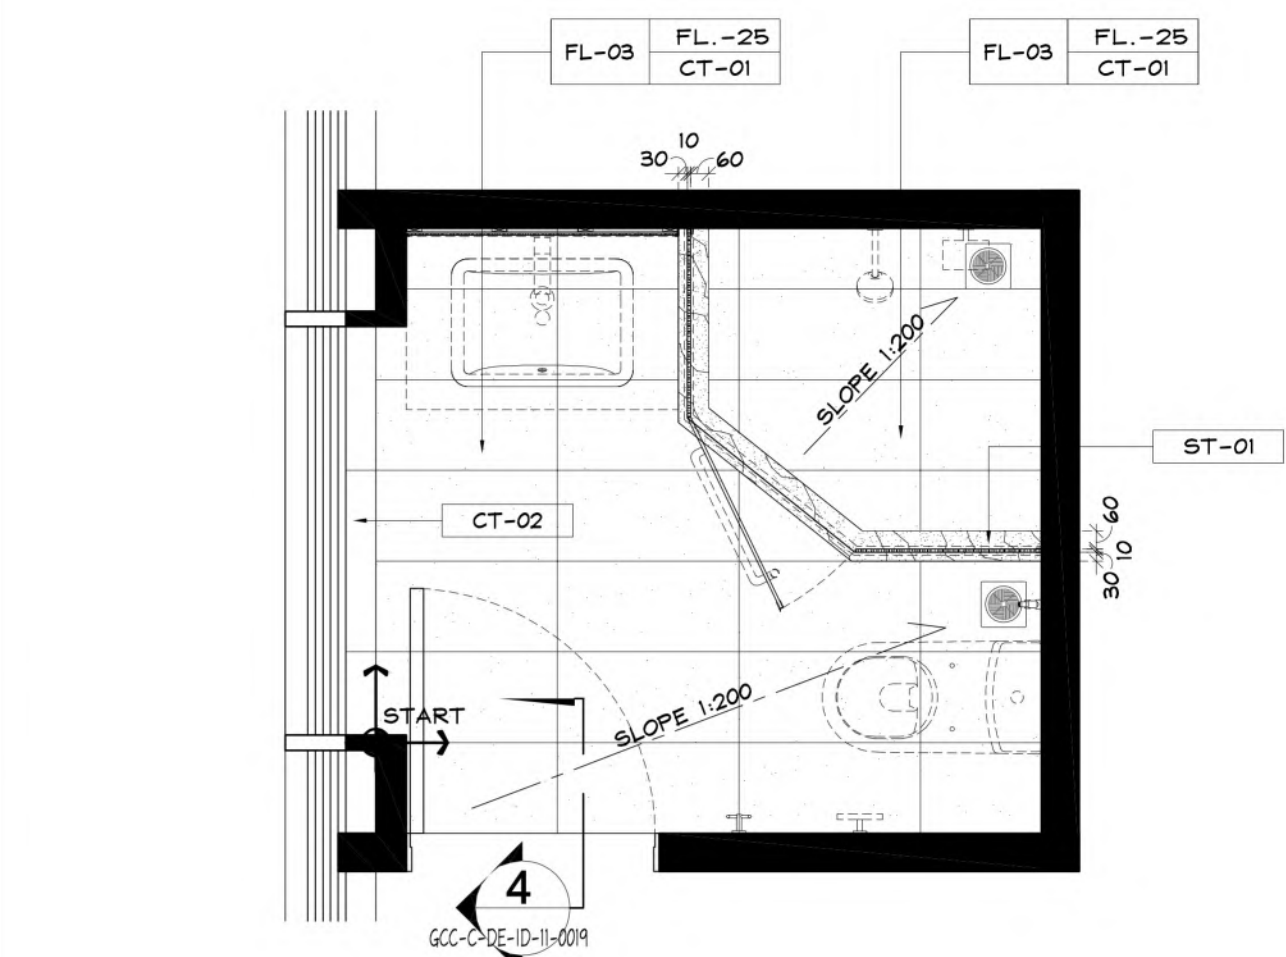


FLOOR FINISHING PLAN (TYPE T-2B) SCALE 1 : 25

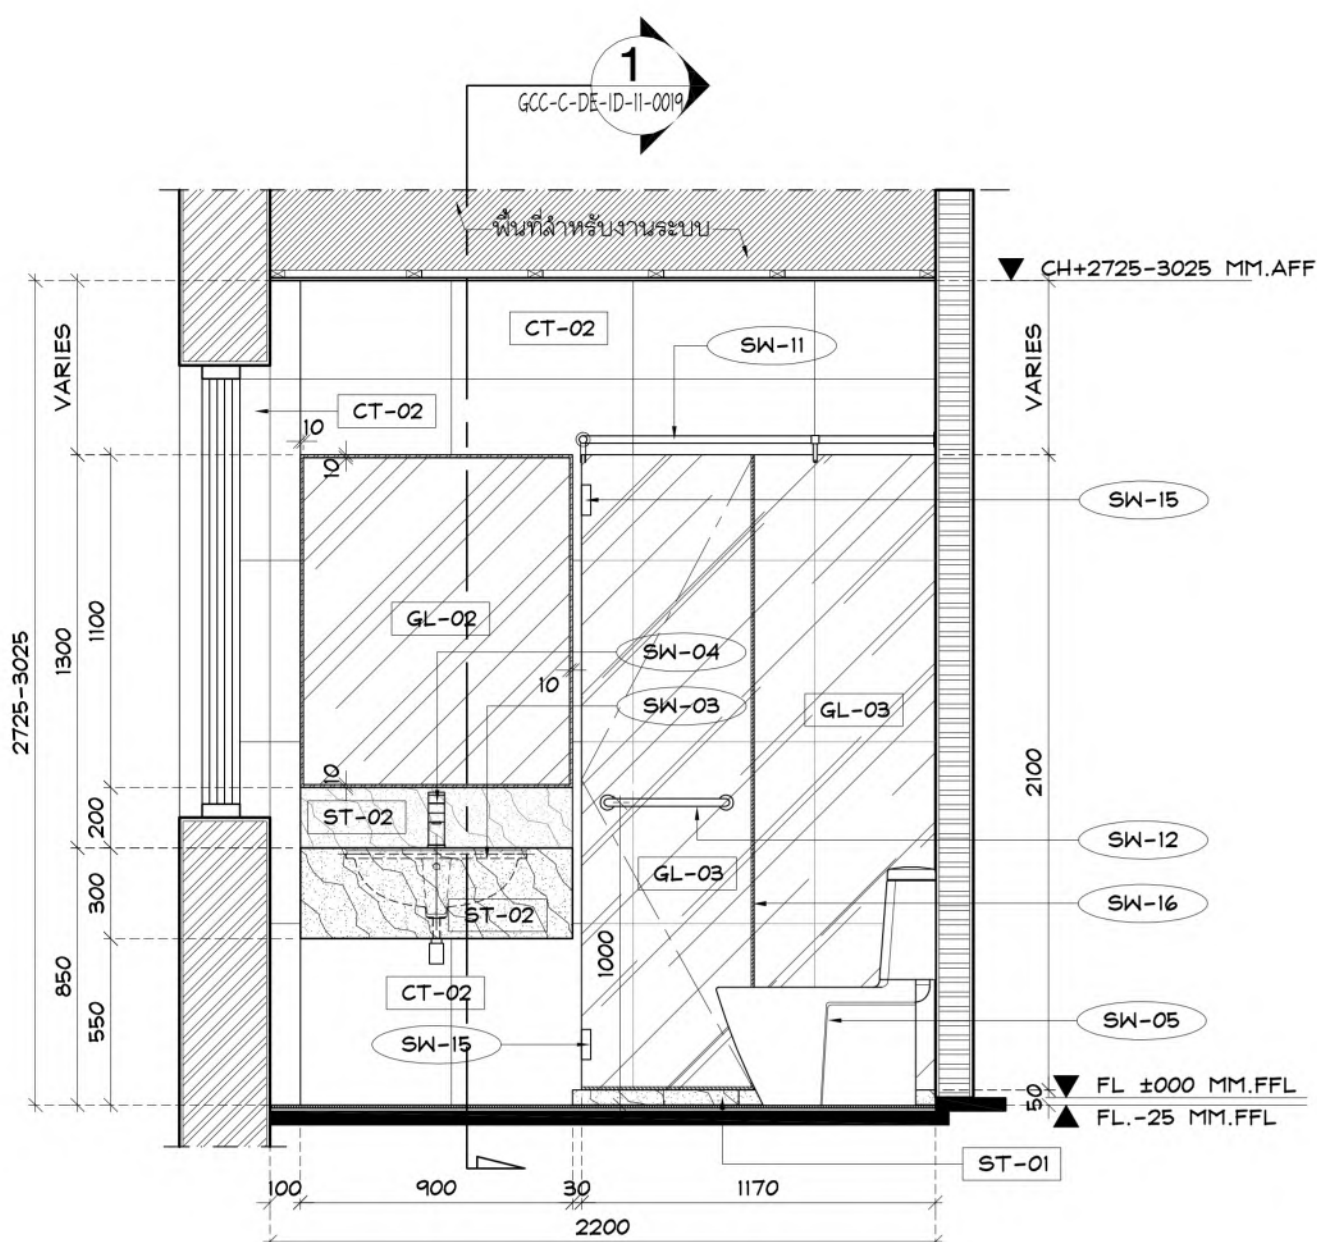

ELEVATION 1 SCALE 1:25

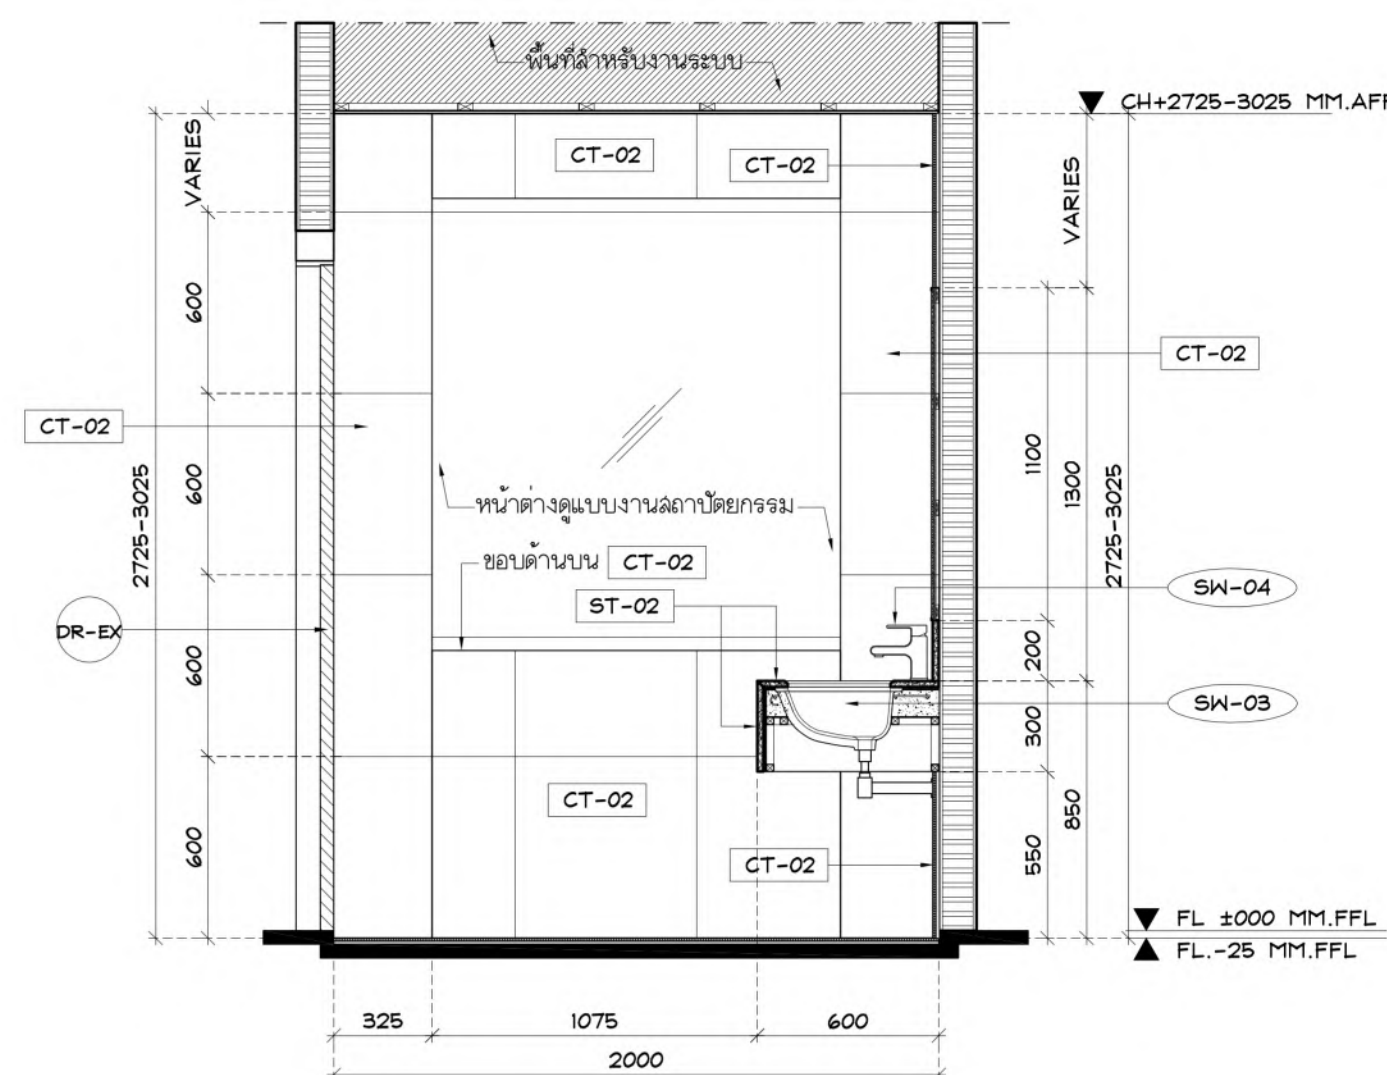


ELEVATION 3 SCALE 1 : 25

 


LIGHTING PLAN (TYPE T-2B) SCALE 1 : 25

ผู้จัดการโครงการ ธีรยุทธ นพสวัสดิ์	2-สด 491	สถาปนิก ฉัตรชัย ชีวะวงษ์โพธิ์ กนกพร นิ่มโคตร	2-สส 556 2-สส 1598	วิศวกรโครงสร้าง น.อ. ชาญชัย จันทร์รัตน์ สุพจน์ ศิริวิทยกิจ	2-สส 1108 2-สส 1209	วิศวกรระบบไฟฟ้า เจริญชัย เต็มทนต์ สุรศักดิ์ แก้วนันทย์	2-สส 1100 2-สส 1093	วิศวกรระบบสุขาภิบาล ไกรศร แก้วนันทย์	2-สส 106
รองผู้จัดการโครงการ ฉัตรชัย ชีวะวงษ์โพธิ์	2-สส 556	สถาปนิก และวิศวกร วราวุธ นิสิตวาจาจิ	2-สส 2749 2-สส 3207	วิศวกรโครงสร้าง ไพรัช นิตะระ ไพฑูรย์ วัชรินทร์	2-สส 4522 2-สส 4527	วิศวกรระบบไฟฟ้า ไพฑูรย์ วัชรินทร์	2-สส 1129	งานอนุรักษ์พลังงาน ศรัณญา รัตนนิลศักดิ์	2-สส 3173
จัดการระบบไฟฟ้า	2-สท 13	ผู้กำกับ จัดคณะ	2-สส 3366	บุคลากร พณกร วิจารณ์	2-สส 9021	วิศวกรระบบเครื่องกล สมจิณต์ ศิริสวัสดิ์	2-สส 941	วิศวกรระบบควบคุมและ ระบบไฟฟ้า	2-สส 900
เลือกซื้อ อิเล็กทรอนิกส์ สนธิกร พงษ์พาฬ เกษรา ชีวะวงษ์	2-สท 18 2-สท 1935 2-สส 550, 72, 56	ผู้กำกับ นพพร รักษาฐาน ไฟฟ้า	2-สส 15242 2-สส 19909	ภูมิสถาปัตย์ เสกสรรค์ นิลใจ	2-สท 18 2-สส 8 2-สส 85 2-สท 85 2-สท 580	งานแปลและระบบระบายน้ำภายนอกอาคาร อุดม นนท์ประยาทร ธรรณวุฒิ กองสาณะ งานออกแบบแสงสว่าง ศร. วรพจน์ นันทวิริยะกุล	2-สท 7267 2-สท 2232 2-สท 2956	ผู้ช่วยวิศวกรระบบ ผล. ดร. ชินวัฒน์ ชื่นเประ อนุตม์ พึ่งกลิ่น สถาปนิก และวิศวกร	2-สส 2747

ELEVATION 2 SCALE 1 : 25

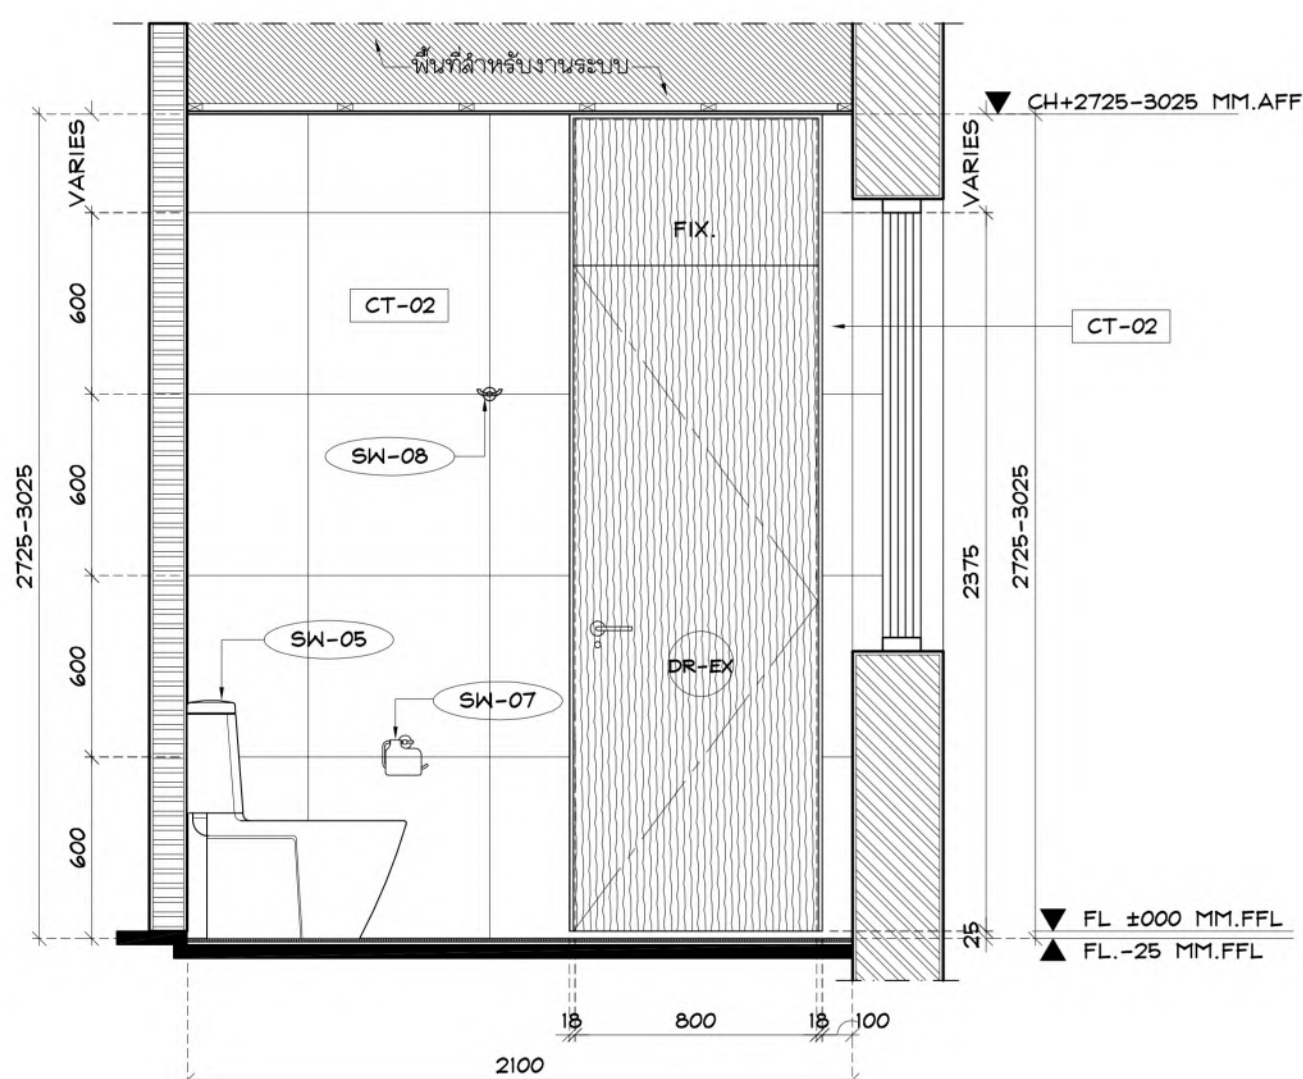


ELEVATION 4 SCALE 1 : 25

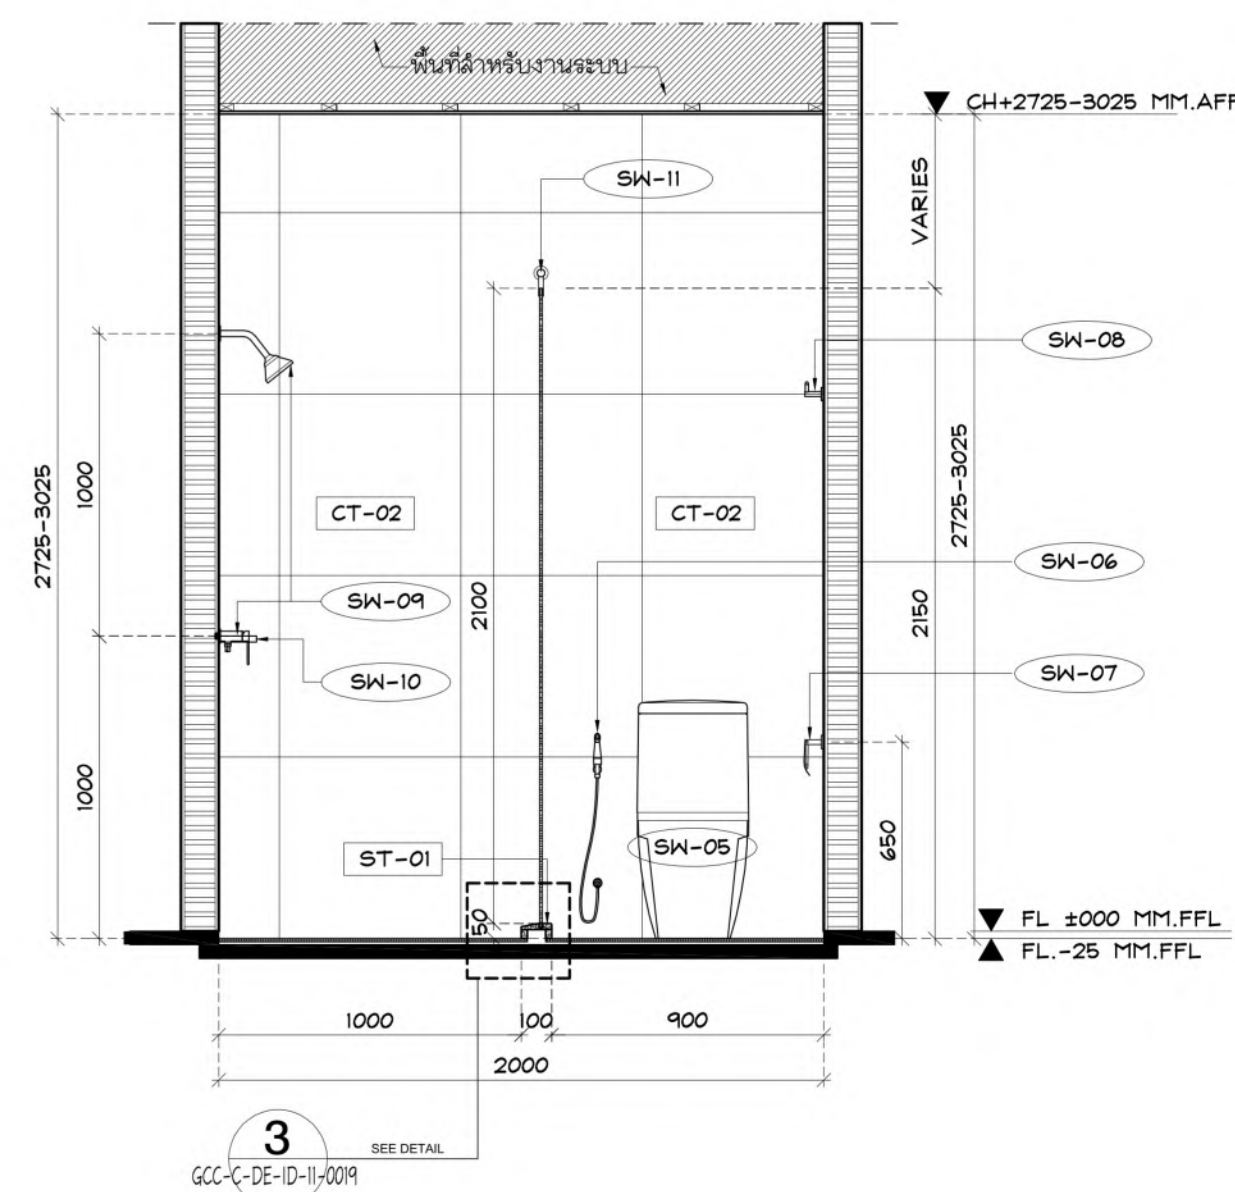


โครงการพัฒนาพื้นที่ส่วนขยาย

ศูนย์ราชการเฉลิมพระเกียรติ ๘๐ พรรษา ๕ ธันวาคม ๒๕๕๐ พื้นที่โซน C ศูนย์ราชการโซน C อาคารทิศตะวันออก(E)


REVISION				จำนวน : แบบขยายห้องน้ำ TYPE T-2B	เขียนโดย : Author	
NO.	DATE	DESCRIPTION	BY		ตรวจสอบโดย : Checker	วันที่ : 22/03/64
0	22/03/64	FOR BIDDING	GCDT		อนุมัติโดย : Approver	มาตราส่วน : 1 : 1
					เลขที่แบบ :	GCC-C-E-AR-16-0015

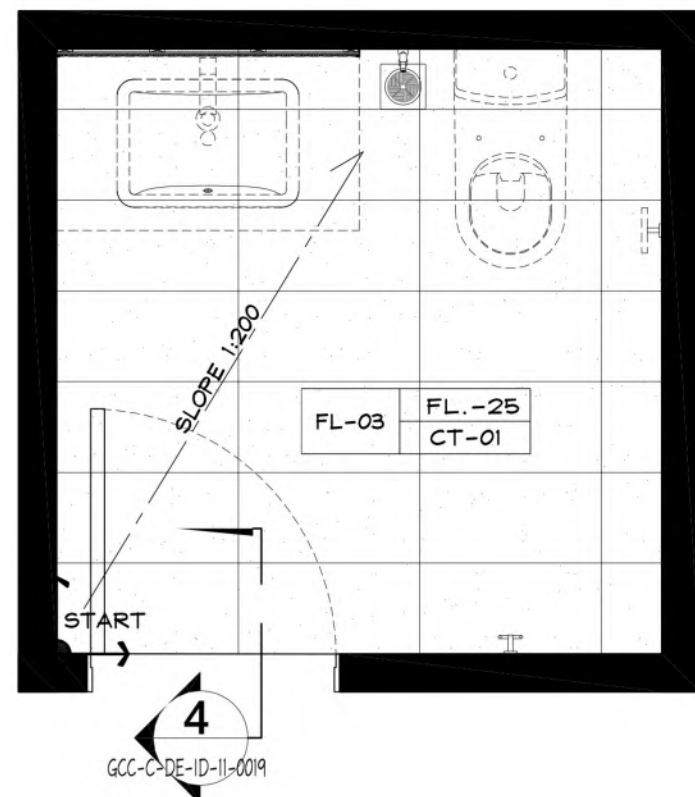


ELEVATION 3 SCALE 1 : 25

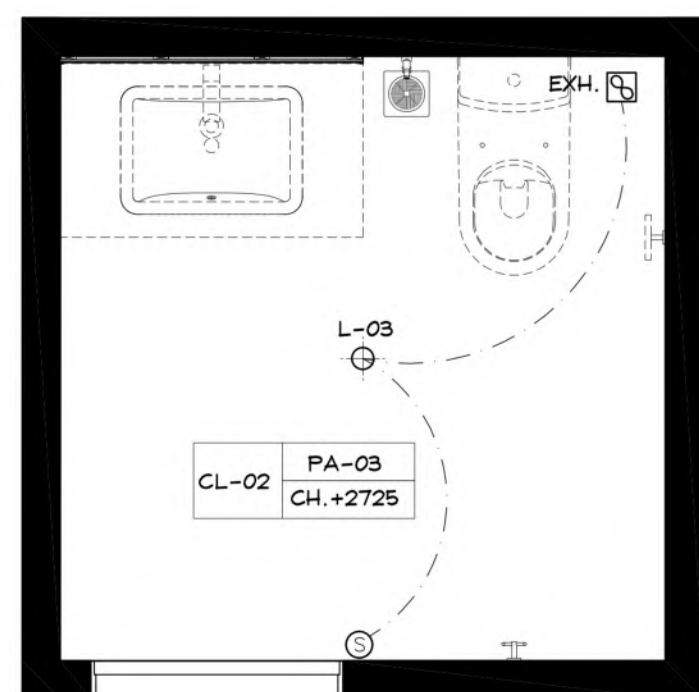


ELEVATION 4 SCALE 1 : 25

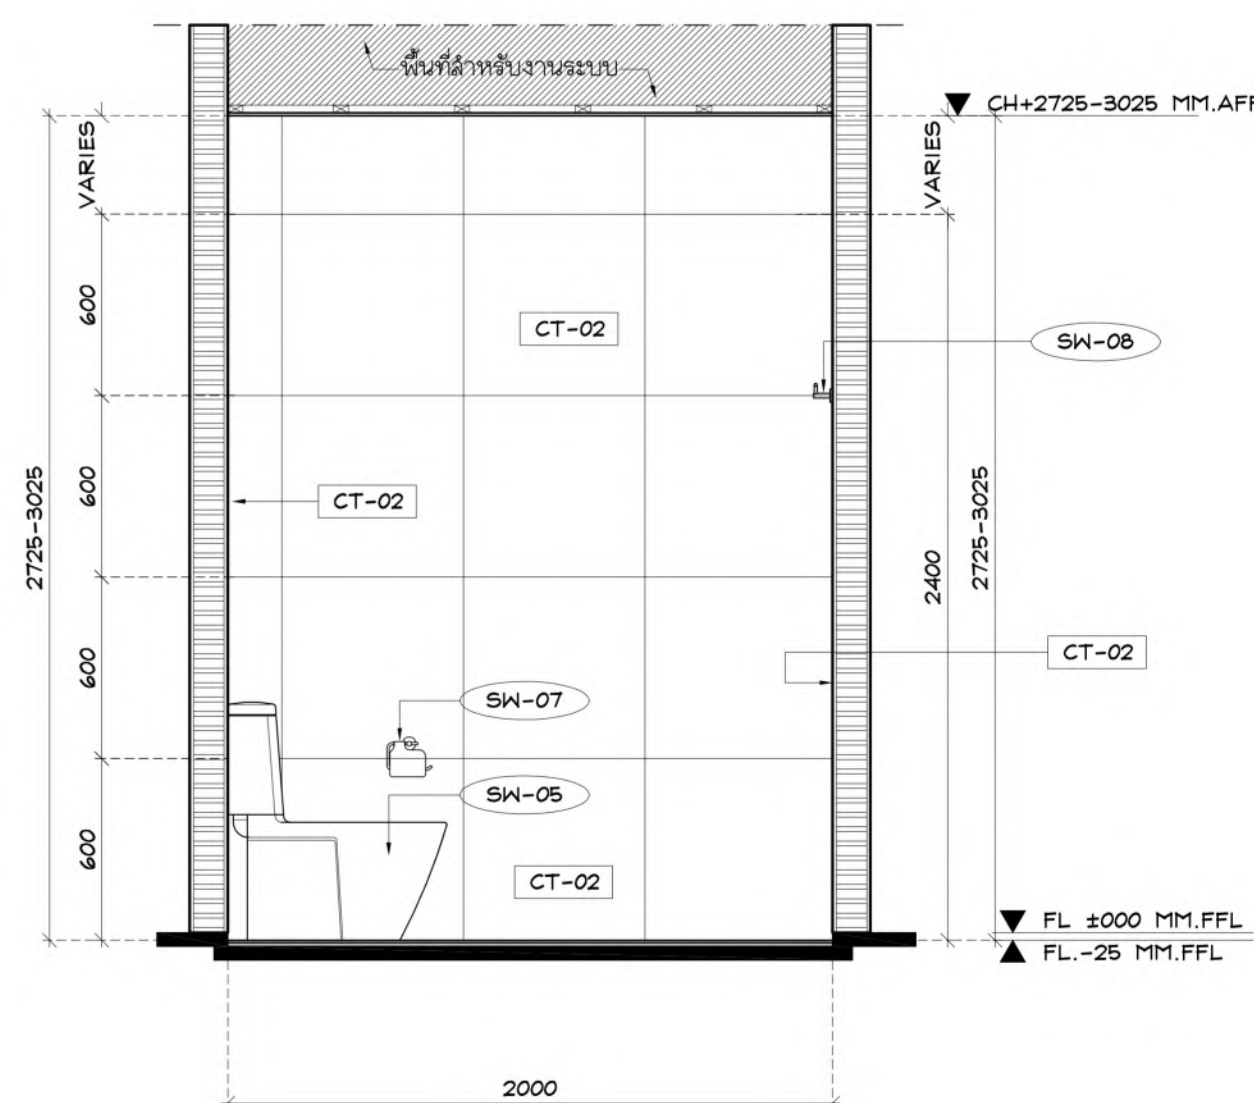


LIGHTING PLAN (TYPE T-3A) SCALE 1 : 25

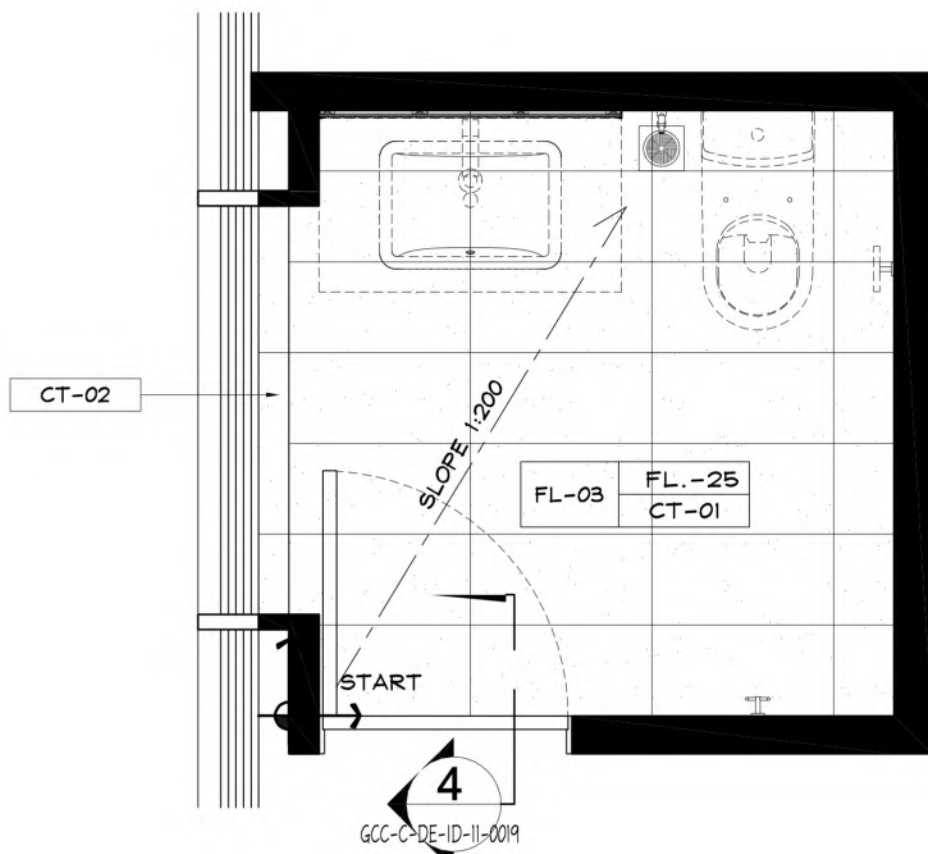


FLOOR FINISHING PLAN (TYPE T-3B) SCALE 1 : 25

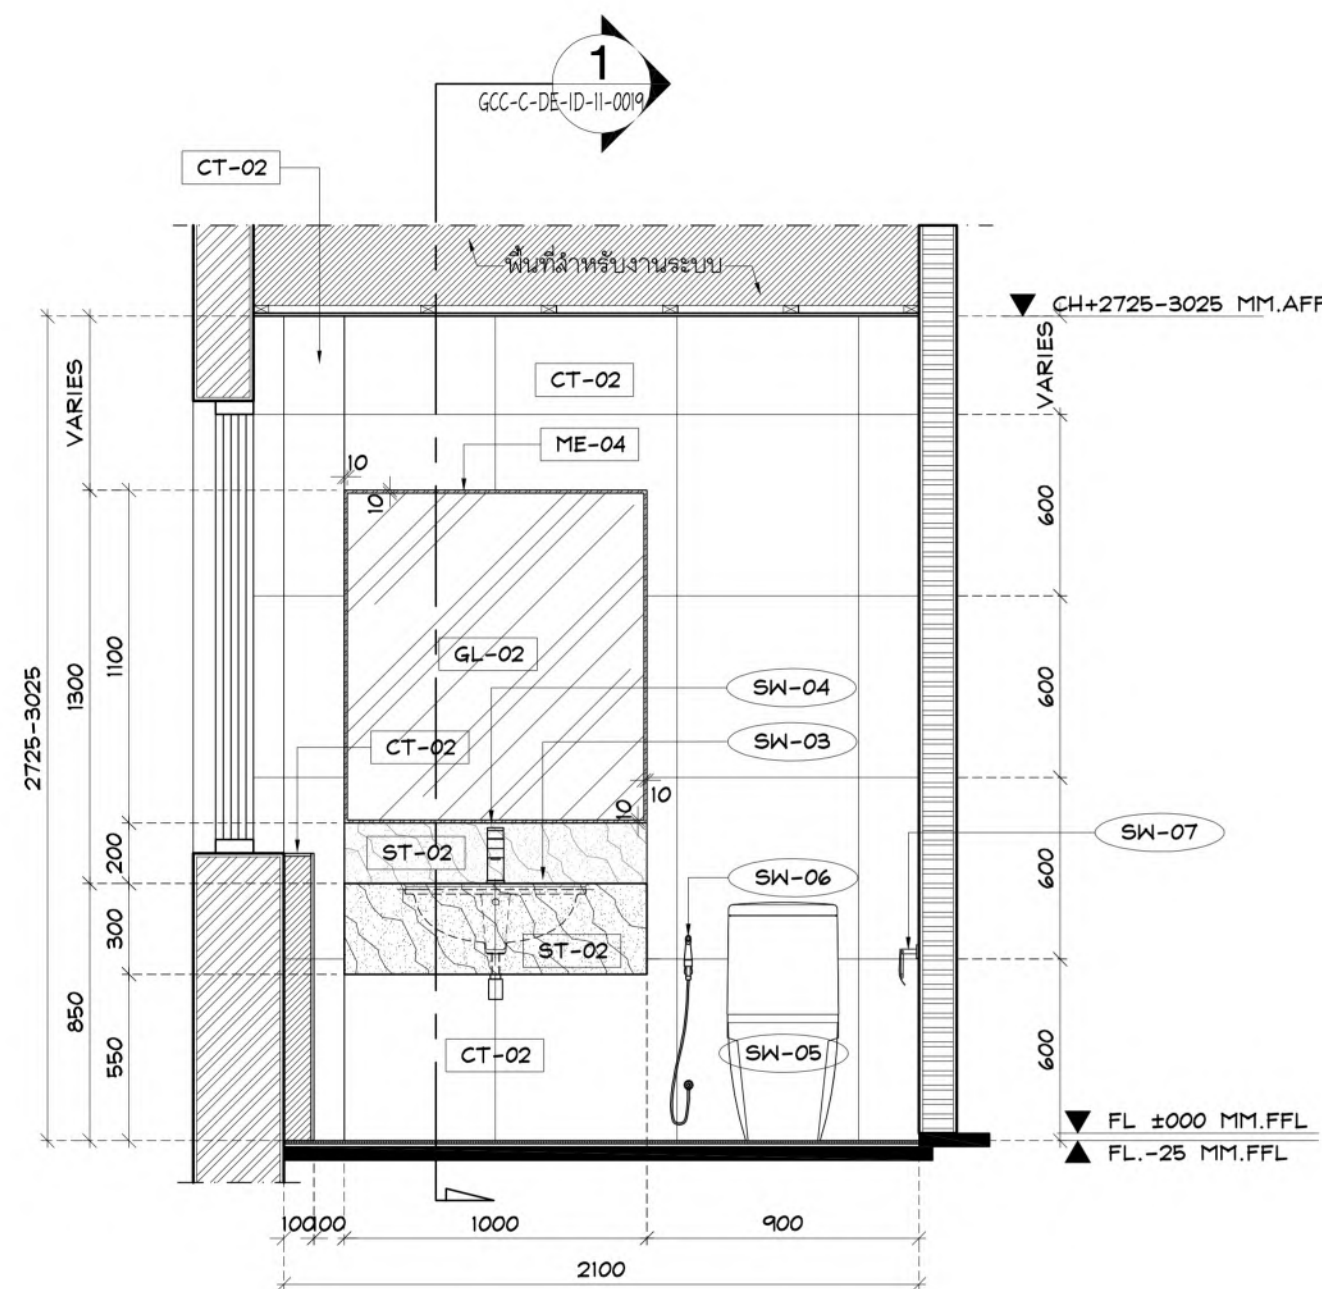

ELEVATION 1 SCALE 1:25

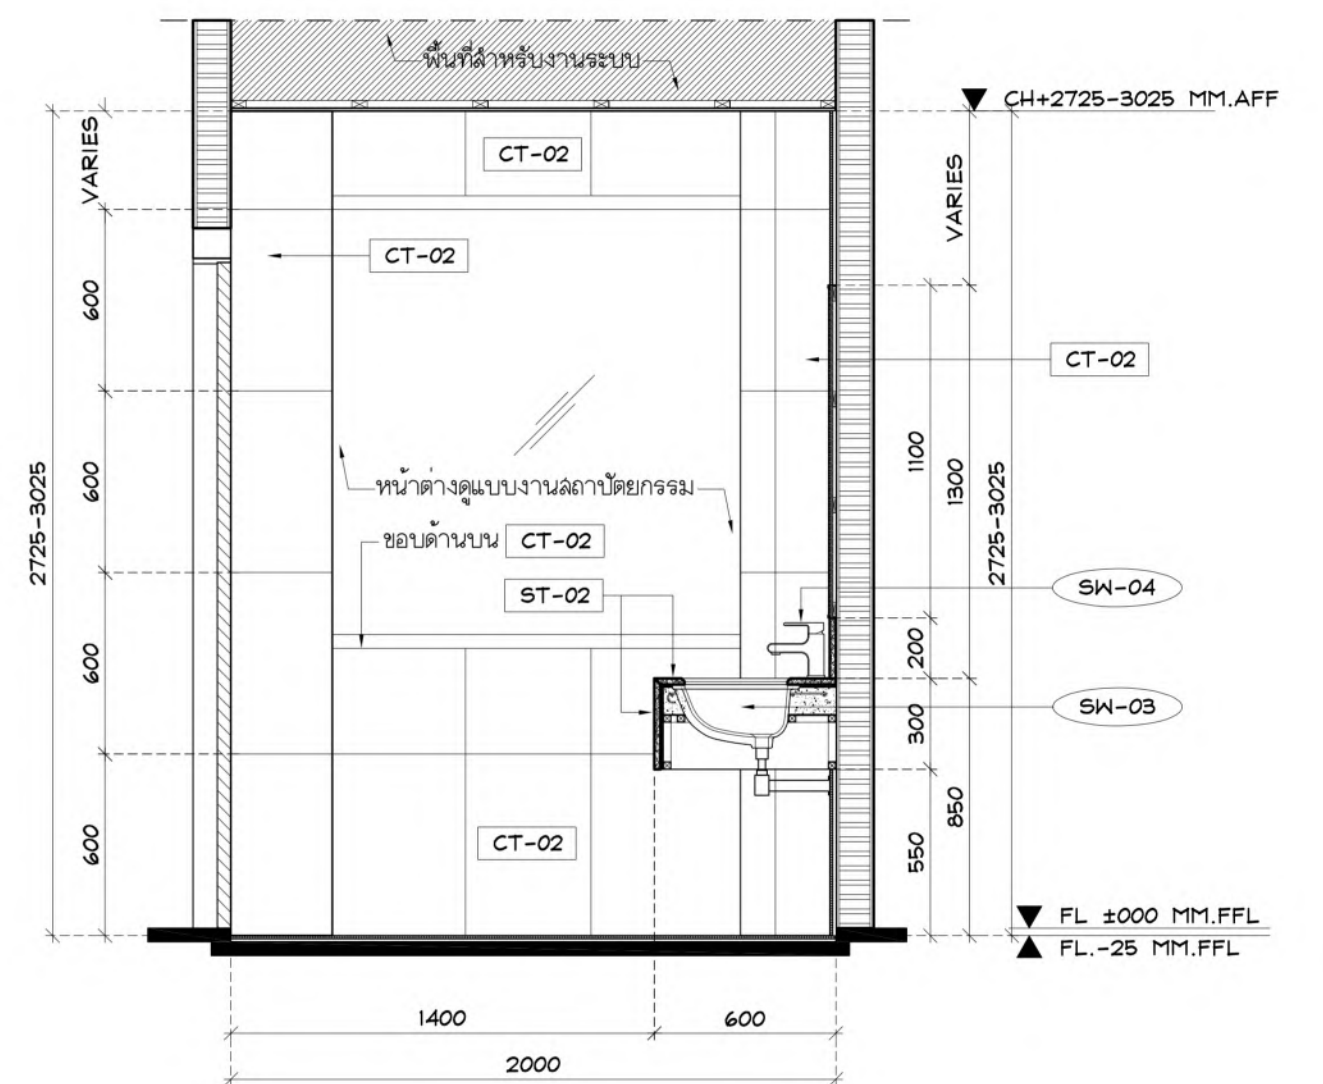

ELEVATION 3 SCALE 1 : 25

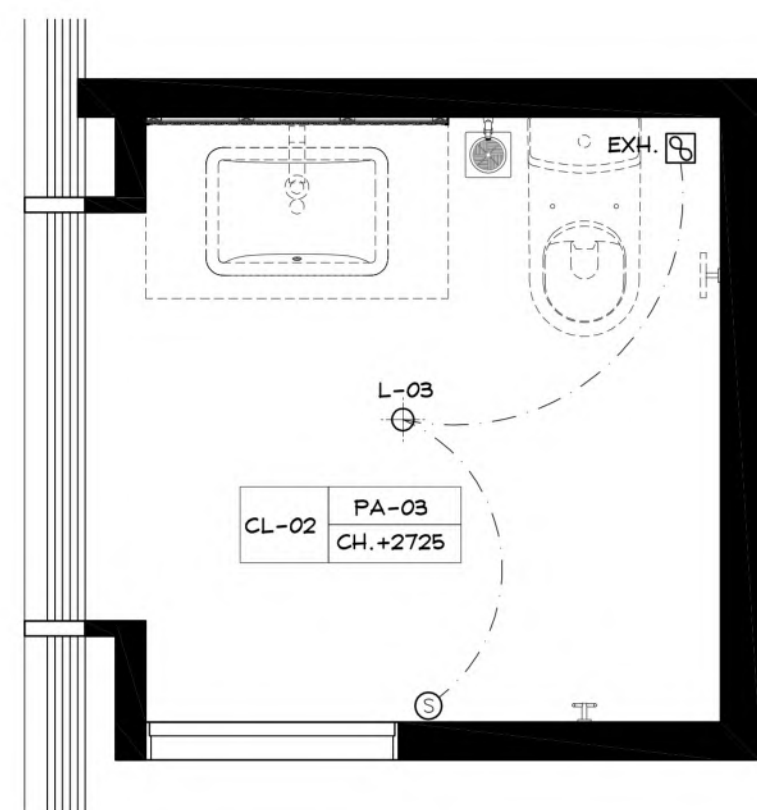


Architectural section drawing of a building facade. The drawing shows a central glass door and windows. The dimensions are as follows:

- Overall height: 2725-3025
- Overall width: 2100
- Central door width: 800
- Side window width: 200
- Door height: 2200
- Window height: 2725-3025
- Door height (excluding threshold): 215
- Door height (including threshold): 215

Labels and components:

- CT-02: Control unit for the door and windows.
- SW-08: Switch for the door.
- DR-EX: Door exit.
- FIX: Fixed glass panel.
- CH+2725-3025 MM1.AFF: Ceiling height and finish.
- FL ±000 MM1.FFL: Floor level and finish.
- FL -25 MM1.FFL: Floor level and finish.

ELEVATION 2 SCALE 1 : 25

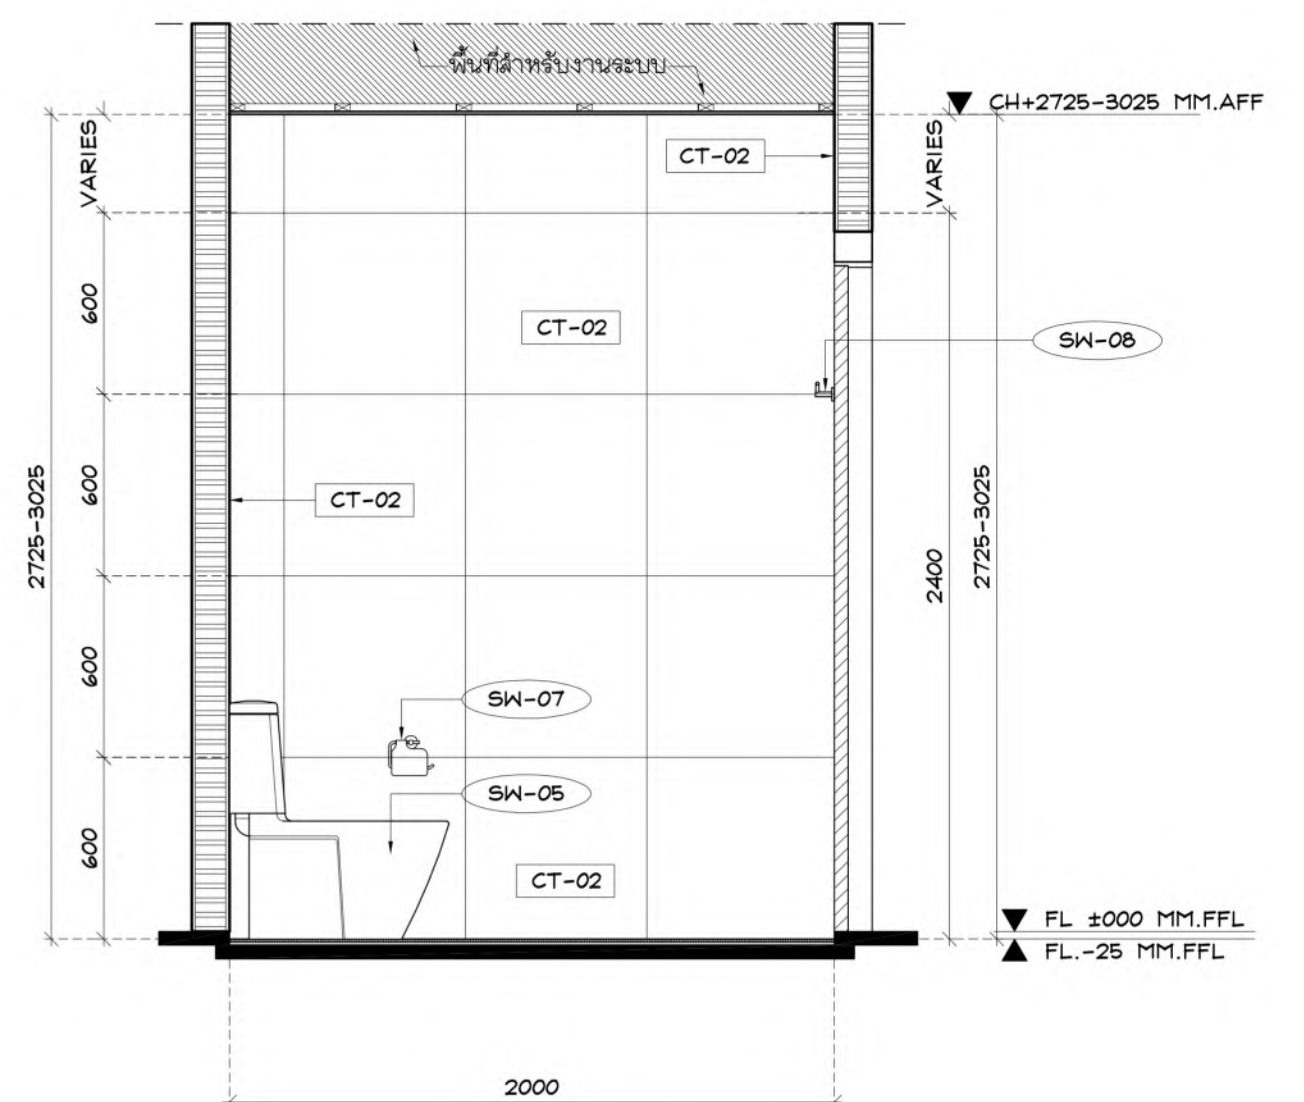

ELEVATION 4 SCALE 1 : 25



GCDT
GOVERNMENT CENTER
DESIGN TEAM

เลขที่ 4 ซอยรัชดาภิเษก 64 ถนนรัชดาภิเษก
แขวง วงศ์สว่าง เขตบางซื่อ กรุงเทพฯ 10800
TEL. 0-2922-3435 FAX. 0-2922-3433

ผู้จัดการโครงการ ธีรยุทธ หงษ์สวัสดิ์	2-สค 491	สถาปนิก ฉัตรชัย ธีระวงษ์โพธิ์ กนกานัน นันทโกศล ธนากร ธีระวงษ์โพธิ์ พรชชาติ นิลสีดาภาจิตร สุภัทรี อภิรัตน์ ศุภกัญญา นรพรหม ศุภกัญญา นรพรหม ศุภกัญญา นรพรหม	2-สค 558 ส.ศ.ค. 1588 ส.ศ.ค. 2747 ส.ศ.ค. 3209 ส.ศ.ค. 3366 ส.ศ.ค. 15242 ส.ศ.ค. 19899	วิศวกรโครงสร้าง บ.ร. ฉายาชัย จันทร์รัตน์ สมชาย ศิริวิจิตร ไพโรจน์ วัฒนสุข ศ.ป.วิฑูรย์ พันธุศรี นพดล จังจำน ฤดีกมลรัตน์ ณัฐกานต์ นิลโคตร	2-สค 558 ส.ศ.ค. 1588 ส.ศ.ค. 2747 ส.ศ.ค. 3209 ส.ศ.ค. 3366 ส.ศ.ค. 15242 ส.ศ.ค. 19899	วิศวกรระบบไฟฟ้า เจริญชัย เตมียะห์ สมชาย นิลโคตร วิเศษ ธีระวงษ์โพธิ์ วิเศษ ธีระวงษ์โพธิ์ สมชาย นิลโคตร สมชาย นิลโคตร	2-สค 1100 พ.ศ. 1093 พ.ศ. 1129 พ.ศ. 1129 พ.ศ. 1129 พ.ศ. 1129	วิศวกรระบบสุขาภิบาล ไชย เหมอินทร์ นายอนุทิน พันธ์งาม ศัญญา ธีระนันทิ์ วิศวกรระบบควบคุมอาคารและป้องกันอัคคีภัย อรพรรณ กิระชัย ผู้ตรวจสอบแบบโครงสร้าง	2-สค 106 ส.ศ. 3173 ส.ศ. 3000 ส.ศ. 2747
---	----------	---	--	--	--	---	--	---	---

ชื่อโครงการ :

โครงการพัฒนาพื้นที่ส่วนขยาย

ศูนย์ราชการเฉลิมพระเกียรติ ๘๐ พรรษา ๕ ธันวาคม ๒๕๕๐ พื้นที่โซน C ศูนย์ราชการโซน C อาคารทิศตะวันออก(E)

REVISION			
NO.	DATE	DESCRIPTION	BY
0	22/03/64	FOR BIDDING	GCDT

ชื่อแบบ :

แบบขยายห้องน้ำ TYPE T-3B


เขียนโดย : Author

ตรวจสอบโดย : Checker	วันที่ : 22/03/64
----------------------	-------------------


อนุมัติโดย : Approver	มาตรฐาน : 1 : 1
-----------------------	-----------------

Approved:	DATE:


GCC-C-E-AR-16-0017

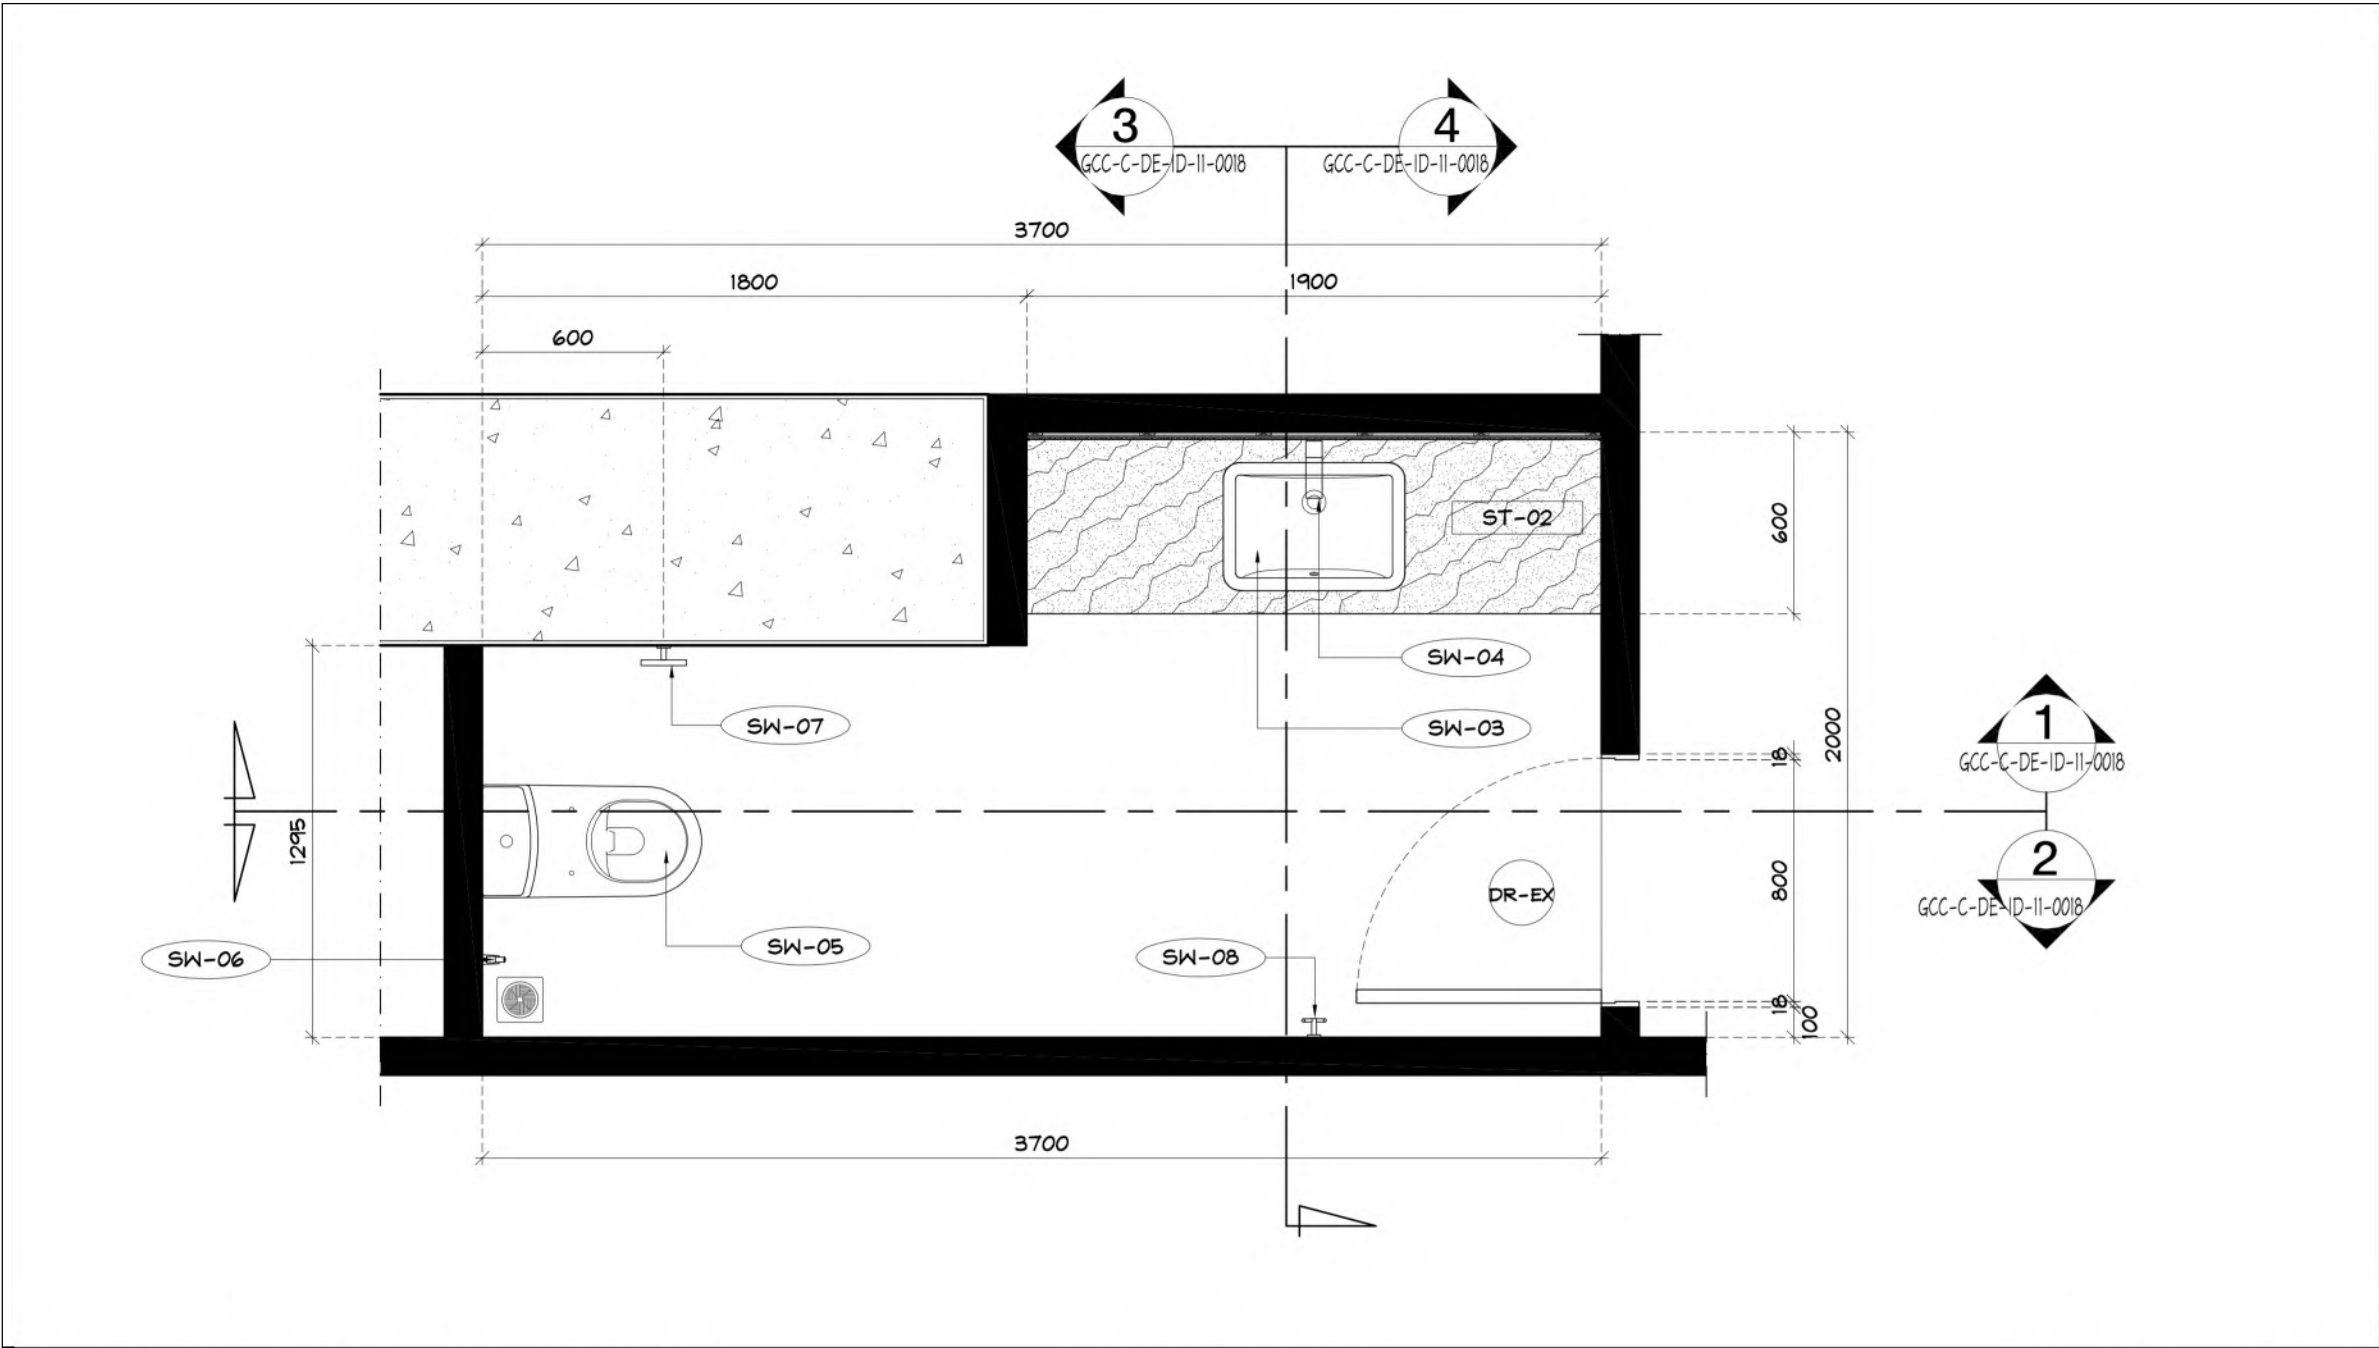

FURNITURE LAYOUT PLAN (TYPE T-4) SCALE 1 : 25

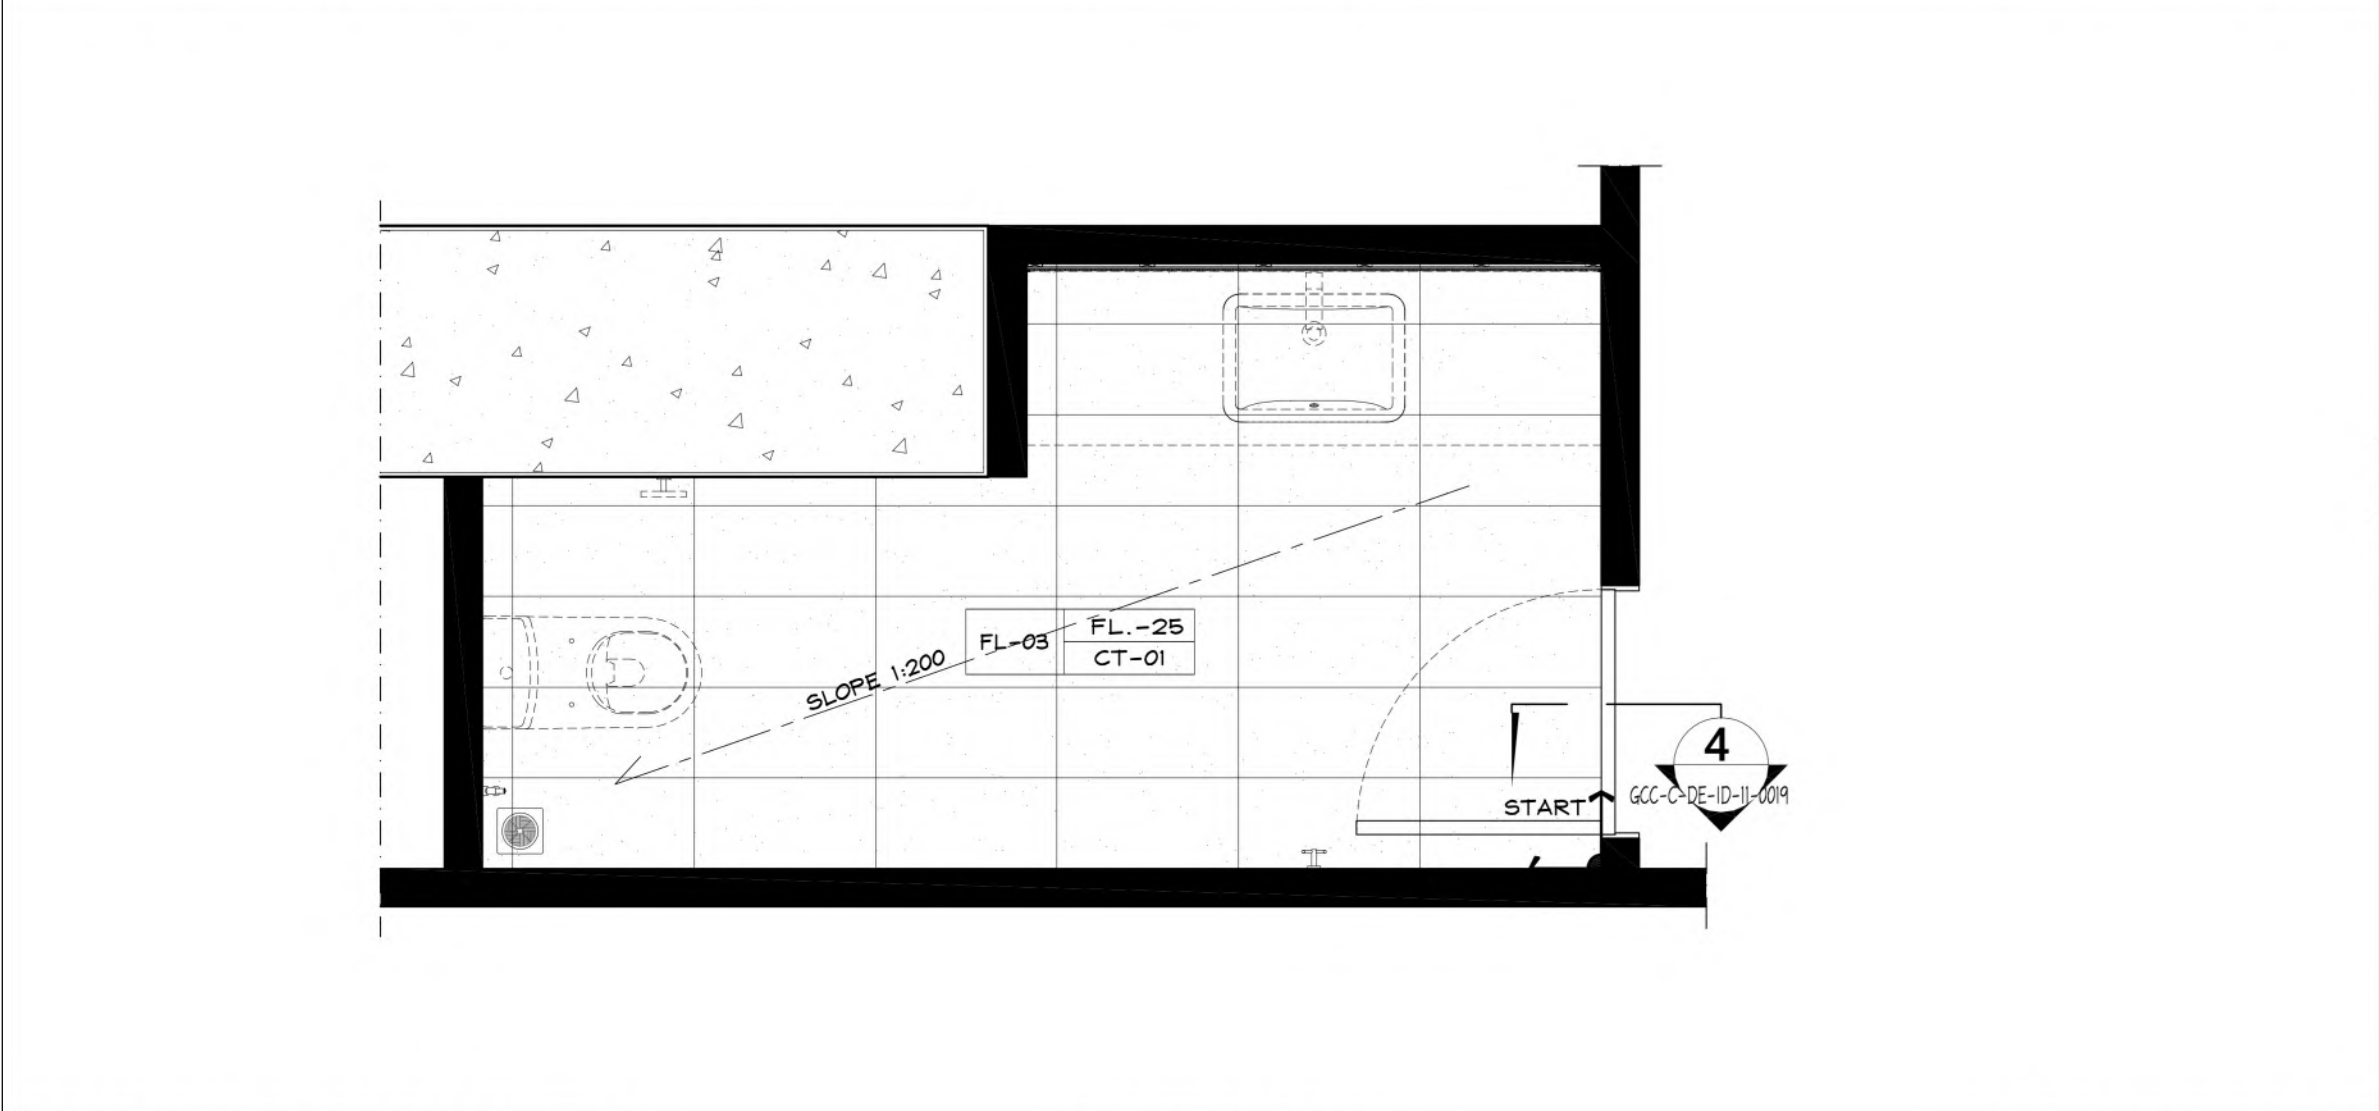

FLOOR FINISHING PLAN (TYPE T-4) SCALE 1 : 25

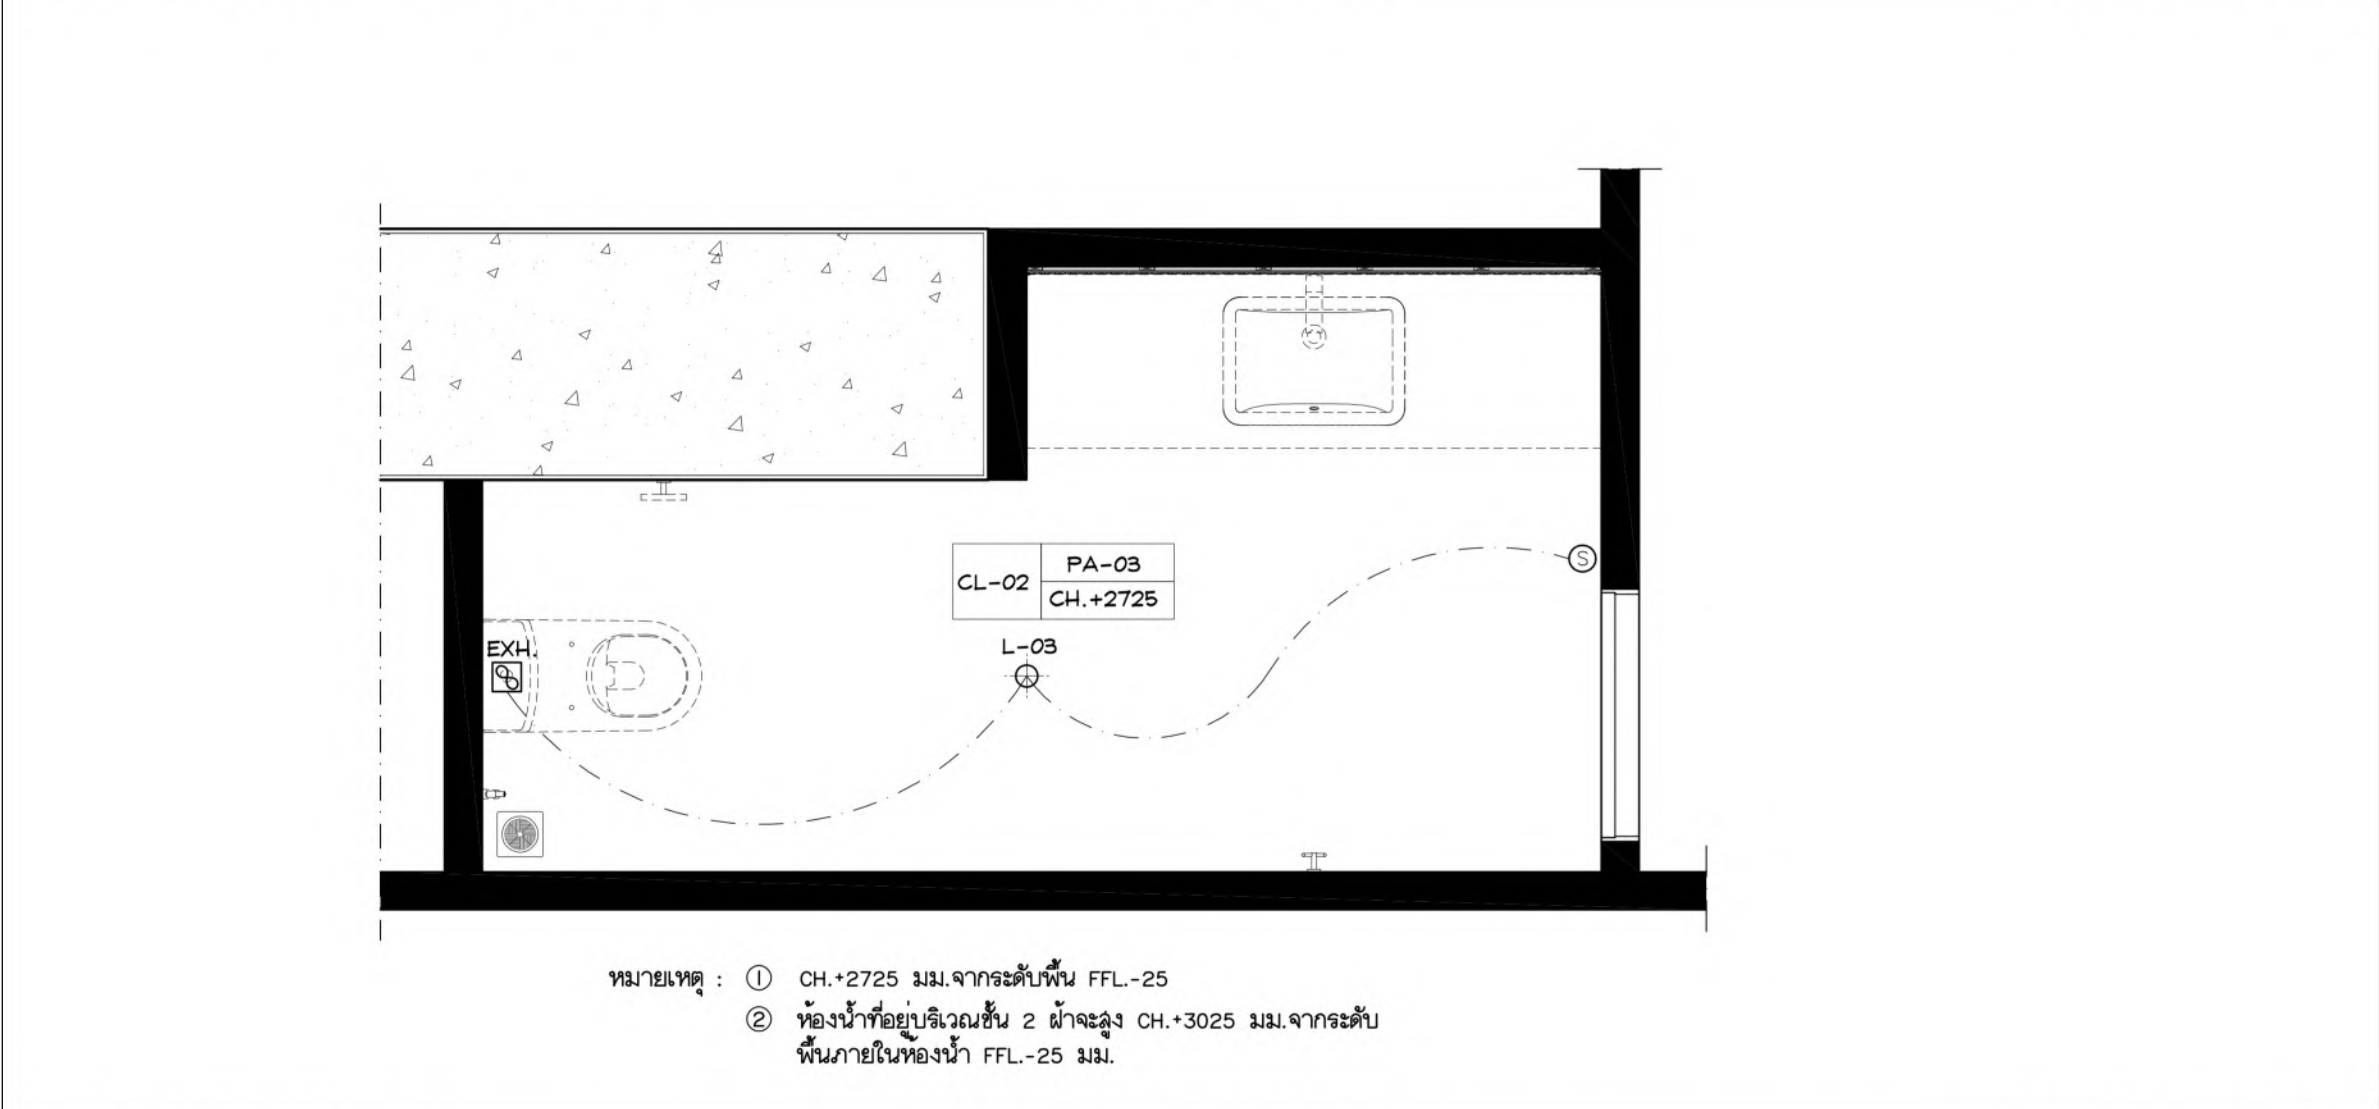

LIGHTING PLAN (TYPE T-4) SCALE 1 : 25

เจ้าของโครงการ

บริษัท ธนบุรีพัฒนาสินทรัพย์ จำกัด 120 อาคารธนบุรีพัฒนา

ศูนย์ราชการเฉลิมพระเกียรติ ๘๐ พรรษา ๕ ธันวาคม ๒๕๕๐

ถนนแจ้งวัฒนะ แขวงทุ่งต้อม อำเภอเมืองนนทบุรี จังหวัดนนทบุรี 11000

TEL 0-2509-9000 FAX 0-2509-9090

ที่ปรึกษาบริหารโครงการ

บริษัท ทีม คอนซัลแต็งจันท์ จำกัด (มหาชน)

บริษัท เอทีที คอนซัลแตนท์ จำกัด

บริษัท ทีเอ็ม เอซี จำกัด

ผู้ออกแบบ

DESIGN TEAM

เลขที่ 4 ซอยรัชดาภิเษก 64 ถนนรัชดาภิเษก

แขวง จตุจักร เขตบางซื่อ กรุงเทพมหานคร 10800

TEL 0-2922-3435 FAX 0-2922-3433

ELEVATION 1 SCALE 1 : 25

ELEVATION 2 SCALE 1 : 25

ELEVATION 3 SCALE 1 : 25

ELEVATION 4 SCALE 1 : 25

เจ้าของโครงการ

บริษัท ธนบุรีพัฒนาสินทรัพย์ จำกัด 120 อาคารธนบุรีพัฒนา

ศูนย์ราชการเฉลิมพระเกียรติ ๘๐ พรรษา ๕ ธันวาคม ๒๕๕๐

ถนนแจ้งวัฒนะ แขวงทุ่งต้อม อำเภอเมืองนนทบุรี จังหวัดนนทบุรี 11000

TEL 0-2509-9000 FAX 0-2509-9090

ที่ปรึกษาบริหารโครงการ

บริษัท ทีม คอนซัลแต็งจันท์ จำกัด (มหาชน)

บริษัท เอทีที คอนซัลแตนท์ จำกัด

บริษัท ทีเอ็ม เอซี จำกัด

ผู้ออกแบบ

DESIGN TEAM

เลขที่ 4 ซอยรัชดาภิเษก 64 ถนนรัชดาภิเษก

แขวง จตุจักร เขตบางซื่อ กรุงเทพมหานคร 10800

TEL 0-2922-3435 FAX 0-2922-3433

ผู้จัดการโครงการ

ธีรยุทธ นงษ์สวัสดิ์

2-สด 491

สถาปนิก

จิตรชัย ชีระวงษ์ไพโรจน์

2-สด 556

วิศวกรโครงสร้าง

น.อ. ช่างชัย จันทร์รัตน์

2-สด 556

วิศวกรระบบไฟฟ้า

เจริญชัย เต็มมั่งกิง

2-สด 1108

วิศวกรระบบสุขาภิบาล

ไพฑูรย์ เมธมโนรมย์

2-สด 1108

รองผู้จัดการโครงการ

จิตรชัย ชีระวงษ์ไพโรจน์

2-สด 556

สถาปนิก

ชานนท์ แสงศรี

2-สด 2747

วิศวกรโครงสร้าง

สุวิทย์ นิลสวายจิต

2-สด 3209

วิศวกรระบบไฟฟ้า

สุวิทย์ นิลสวายจิต

2-สด 3209

วิศวกรระบบสุขาภิบาล

สุวิทย์ นิลสวายจิต

2-สด 3209

วิศวกรโครงสร้าง

น.อ. ช่างชัย จันทร์รัตน์

2-สด 556

วิศวกรระบบไฟฟ้า

เจริญชัย เต็มมั่งกิง

2-สด 1108

วิศวกรระบบสุขาภิบาล

ไพฑูรย์ เมธมโนรมย์

2-สด 1108

วิศวกรระบบสุขาภิบาล

ไพฑูรย์ เมธมโนรมย์

2-สด 1108

วิศวกรระบบสุขาภิบาล

ไพฑูรย์ เมธมโนรมย์

2-สด 1108

โครงการพัฒนาพื้นที่ส่วนขยาย

แบบขยายห้องน้ำ TYPE T-4 , ELEVATION 1,2,3,4

เขียนโดย : Author

ตรวจสอบโดย : Checker วันที่ : 22/03/64

อนุมัติโดย : Approver มาตรฐาน : 1 : 1

เลขที่แบบ : GCC-C-E-AR-16-0018

